


計画平面図 S=1:250

(幡多郡三原村宮ノ川地内)

供用開始図

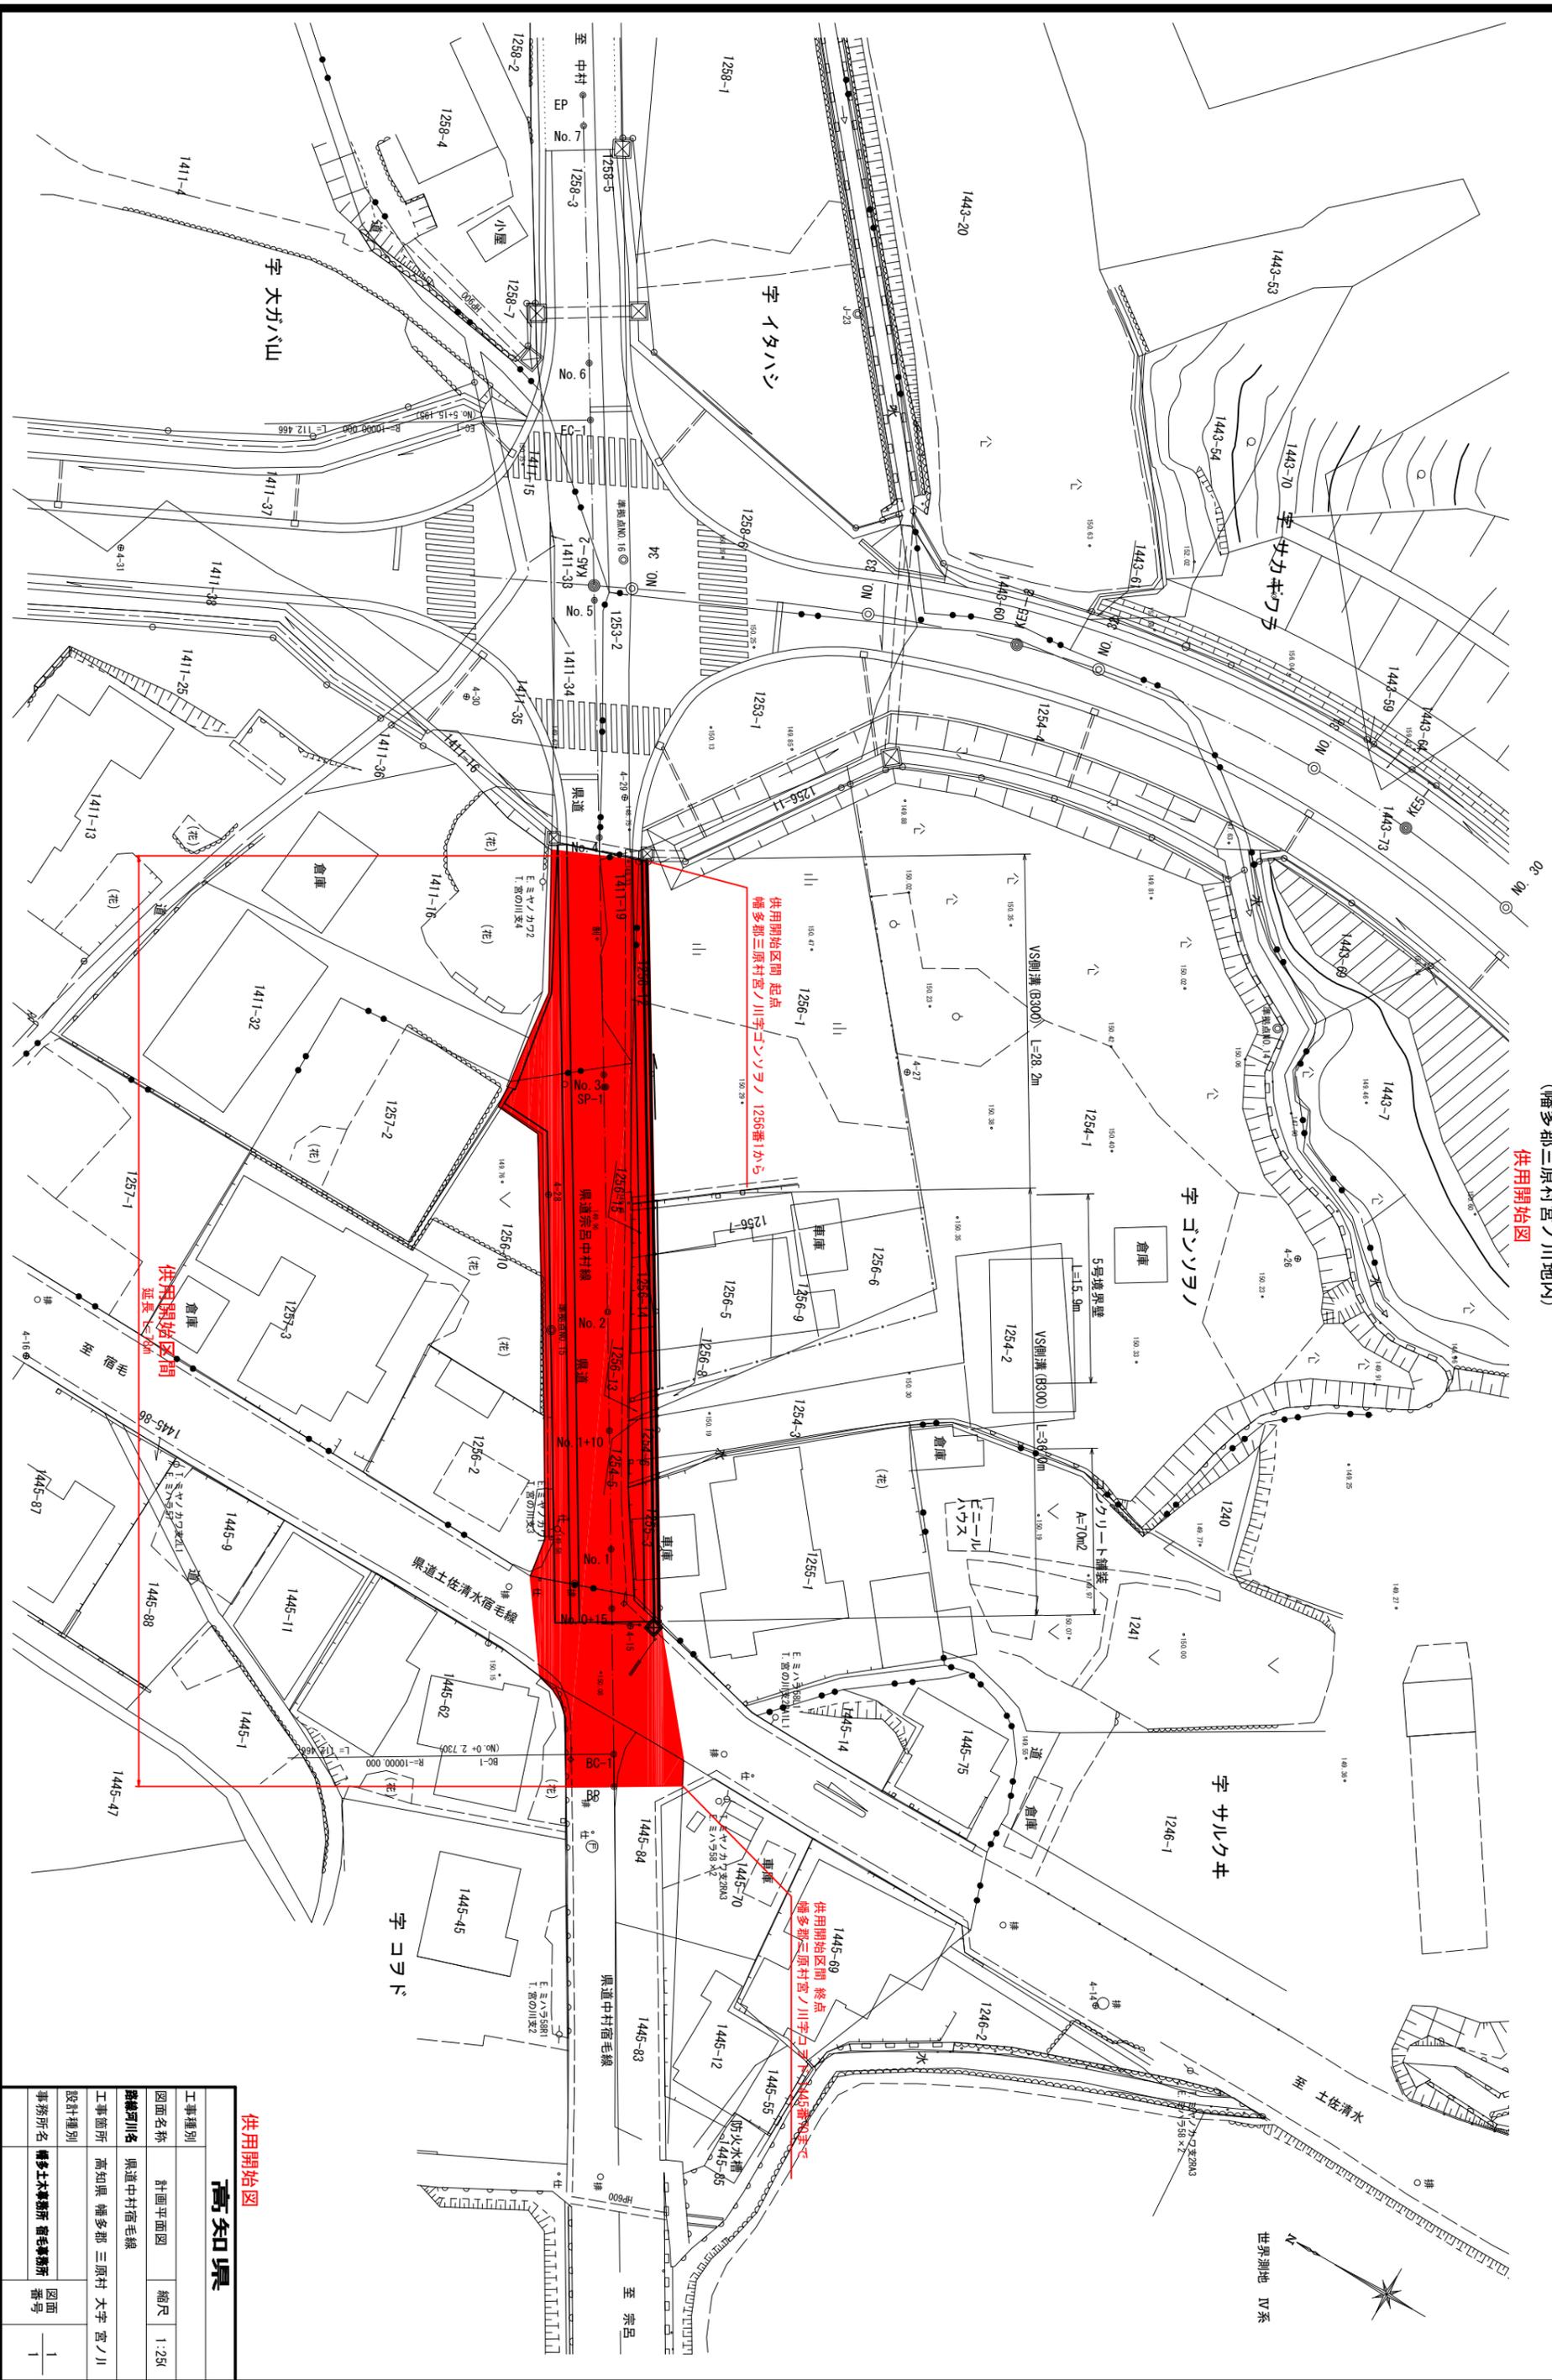

供用開始区間 起点
幡多郡三原村宮ノ川字コソラノ 1256番1から

供用開始区間 終点
幡多郡三原村宮ノ川字コソラノ 1445番69まで

供用開始区間
延長 2.65m

高知県 供用開始図

工事種別	計画平面図		
図面名称	縮尺	1:250	
路線河川名	県道中村宿毛線		
工事箇所	高知県 幡多郡 三原村 大字 宮ノ川		
設計種別			
事務所名	幡多土木事務所 電気事務所	図面番号	1