


五台山公園  
上水道系統図

令和4年11月


高知県土木部公園下水道課

# 五台山山頂部 上水道系統図

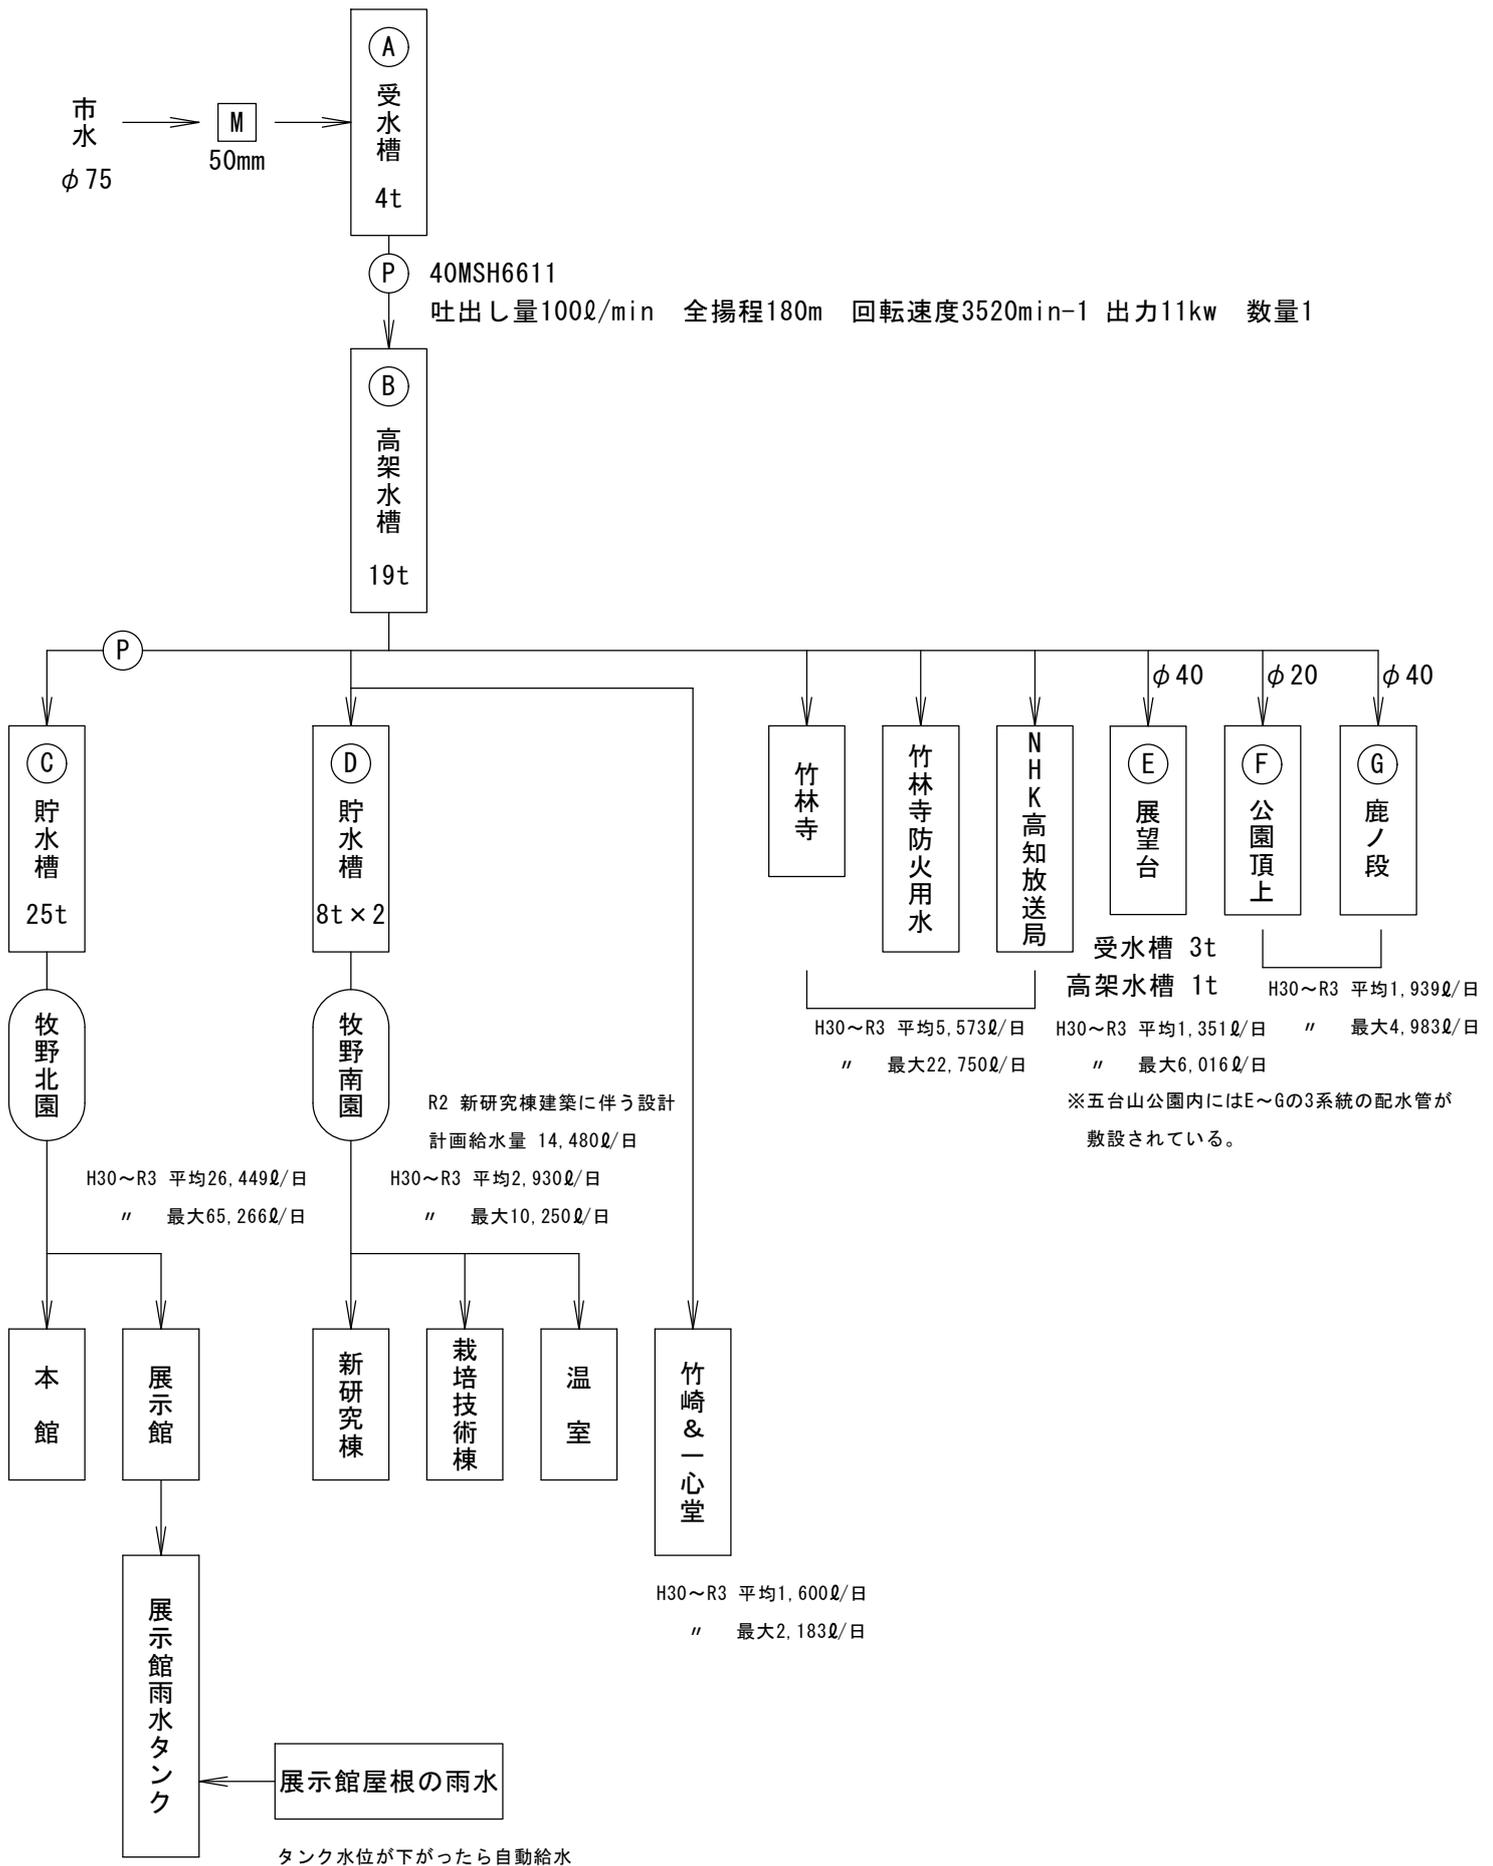

給水系統は自然共生課貸与資料を元に作成  
使用水量は H30~R3の実績より算出

# 全体平面図 S=1:1,000

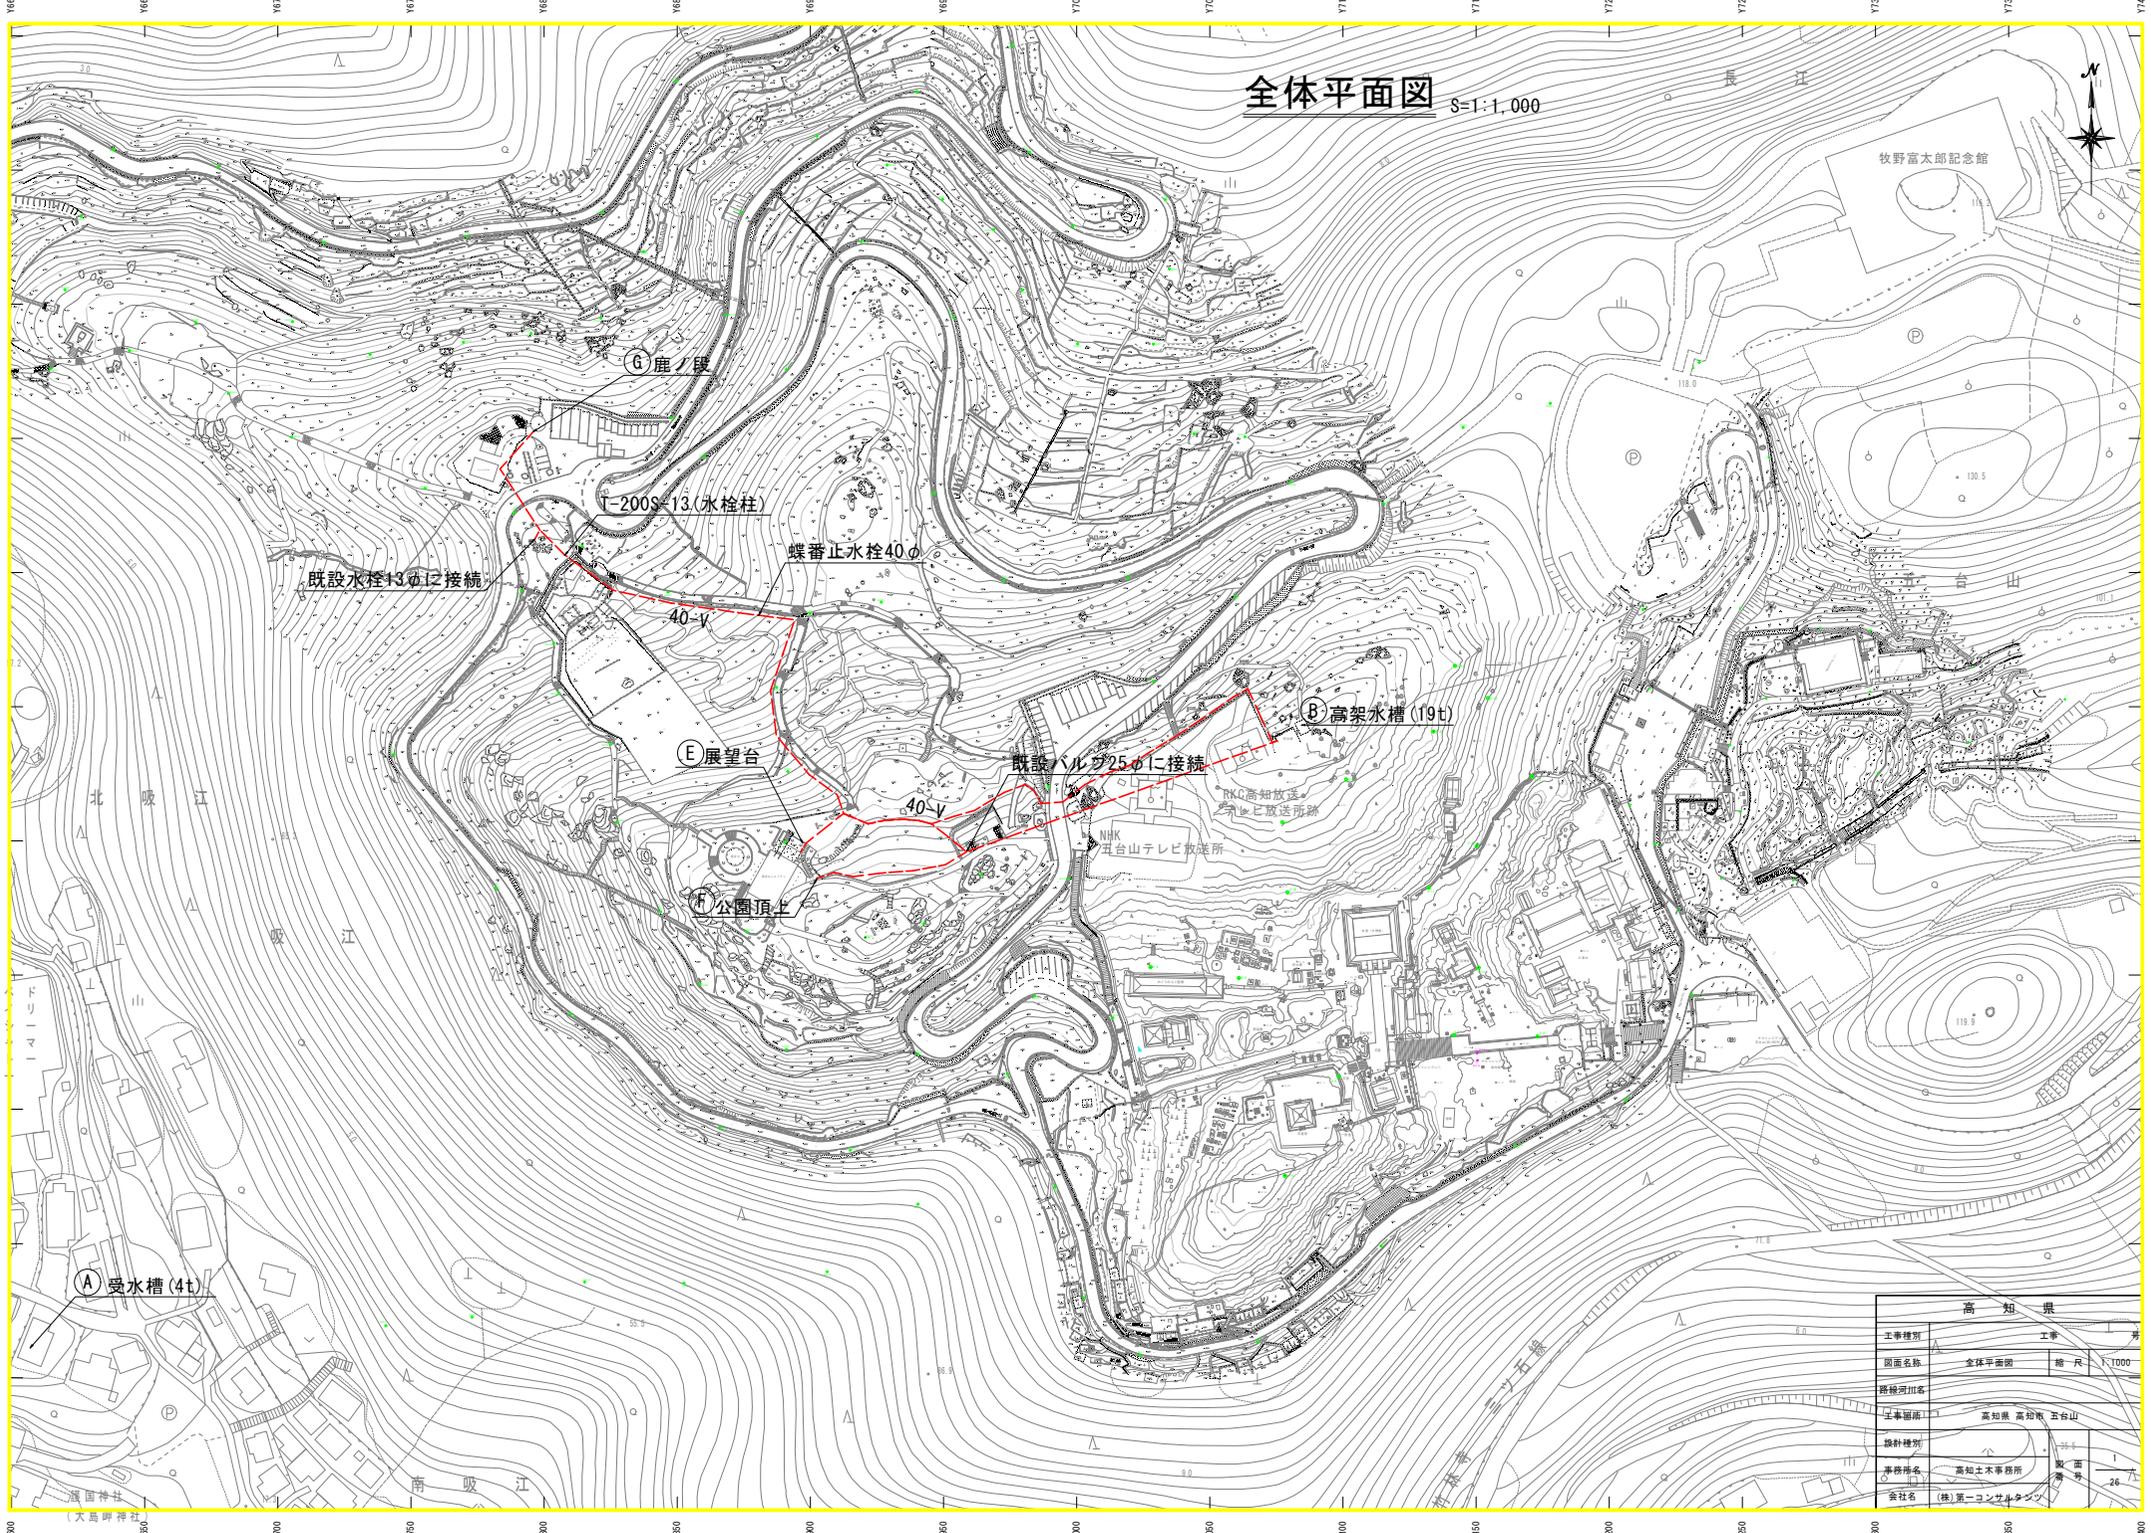

高知県	
工事種別	工事
図面名称	全体平面図 縮尺 1:1000
路線河川名	
工事箇所	高知県 高知市 五台山
設計種別	設計
事務所名	高知土木事務所
会社名	(株)第一コンサルタンツ